

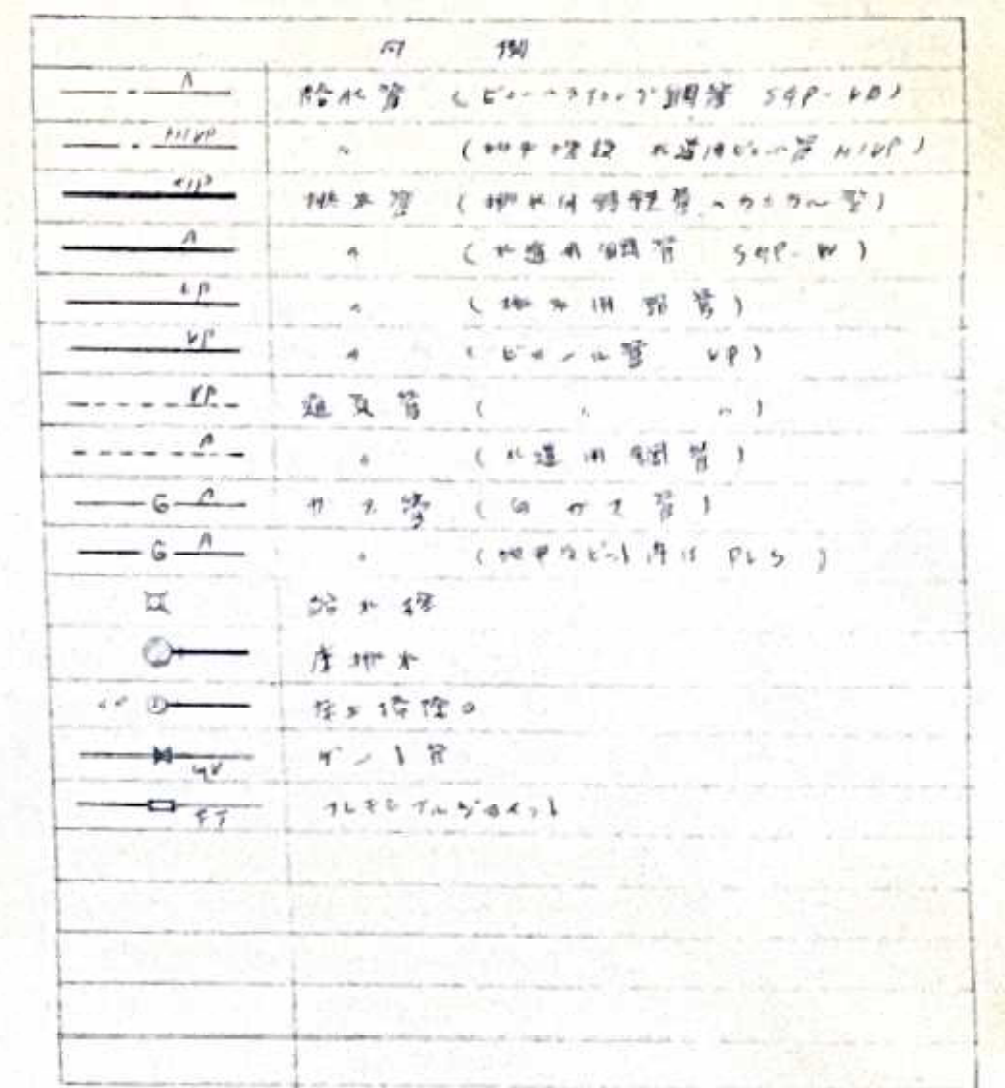


添付資料 4

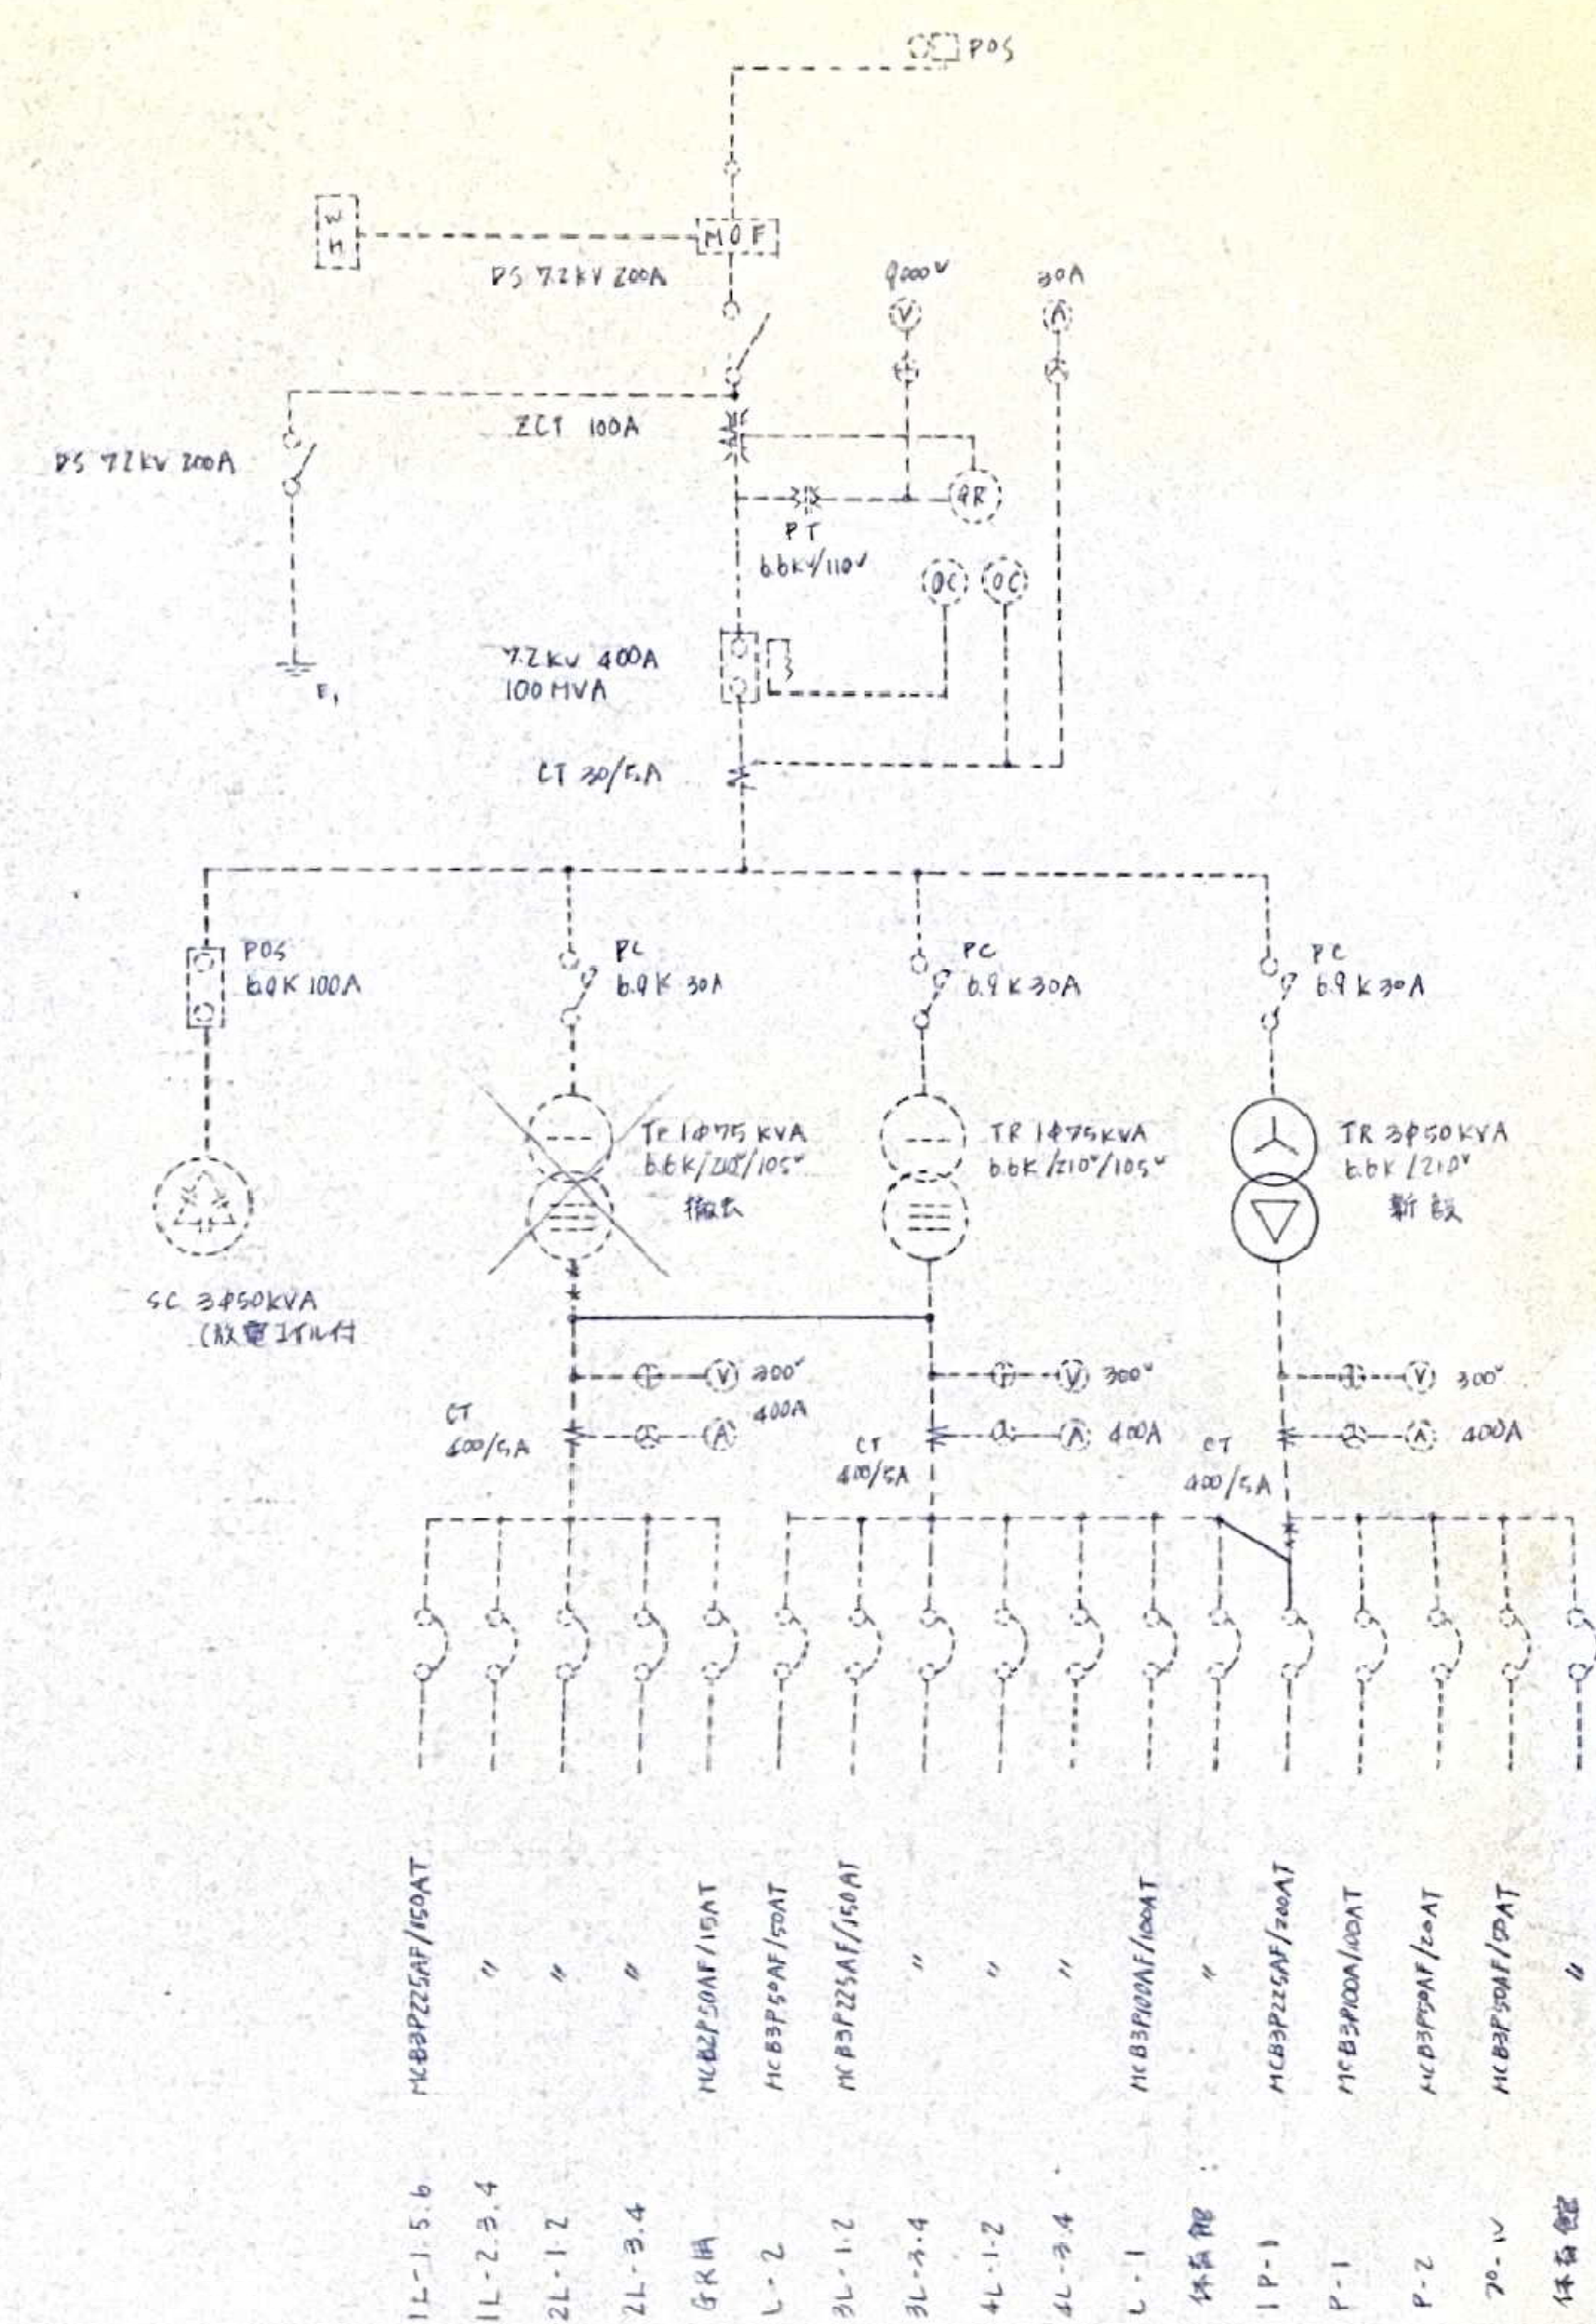

年月日 62. 1.	所長 影田 謙也	工事名 昭和62年度 松原町立松原中学校々舎耐震補強工事	P-03
訂正	担当 藤城 寛哉	図面名 平面図 縮尺 1:500	
株式会社 建築事務所		一松建設工事事務所 登録 第 0042150-1 第 73 号 事務所 松原市中央37番地 (郵便番号 620) 電話 松原 (0442) 50-1107 代	一級建築士 杉田寛典 登録 第 33950号

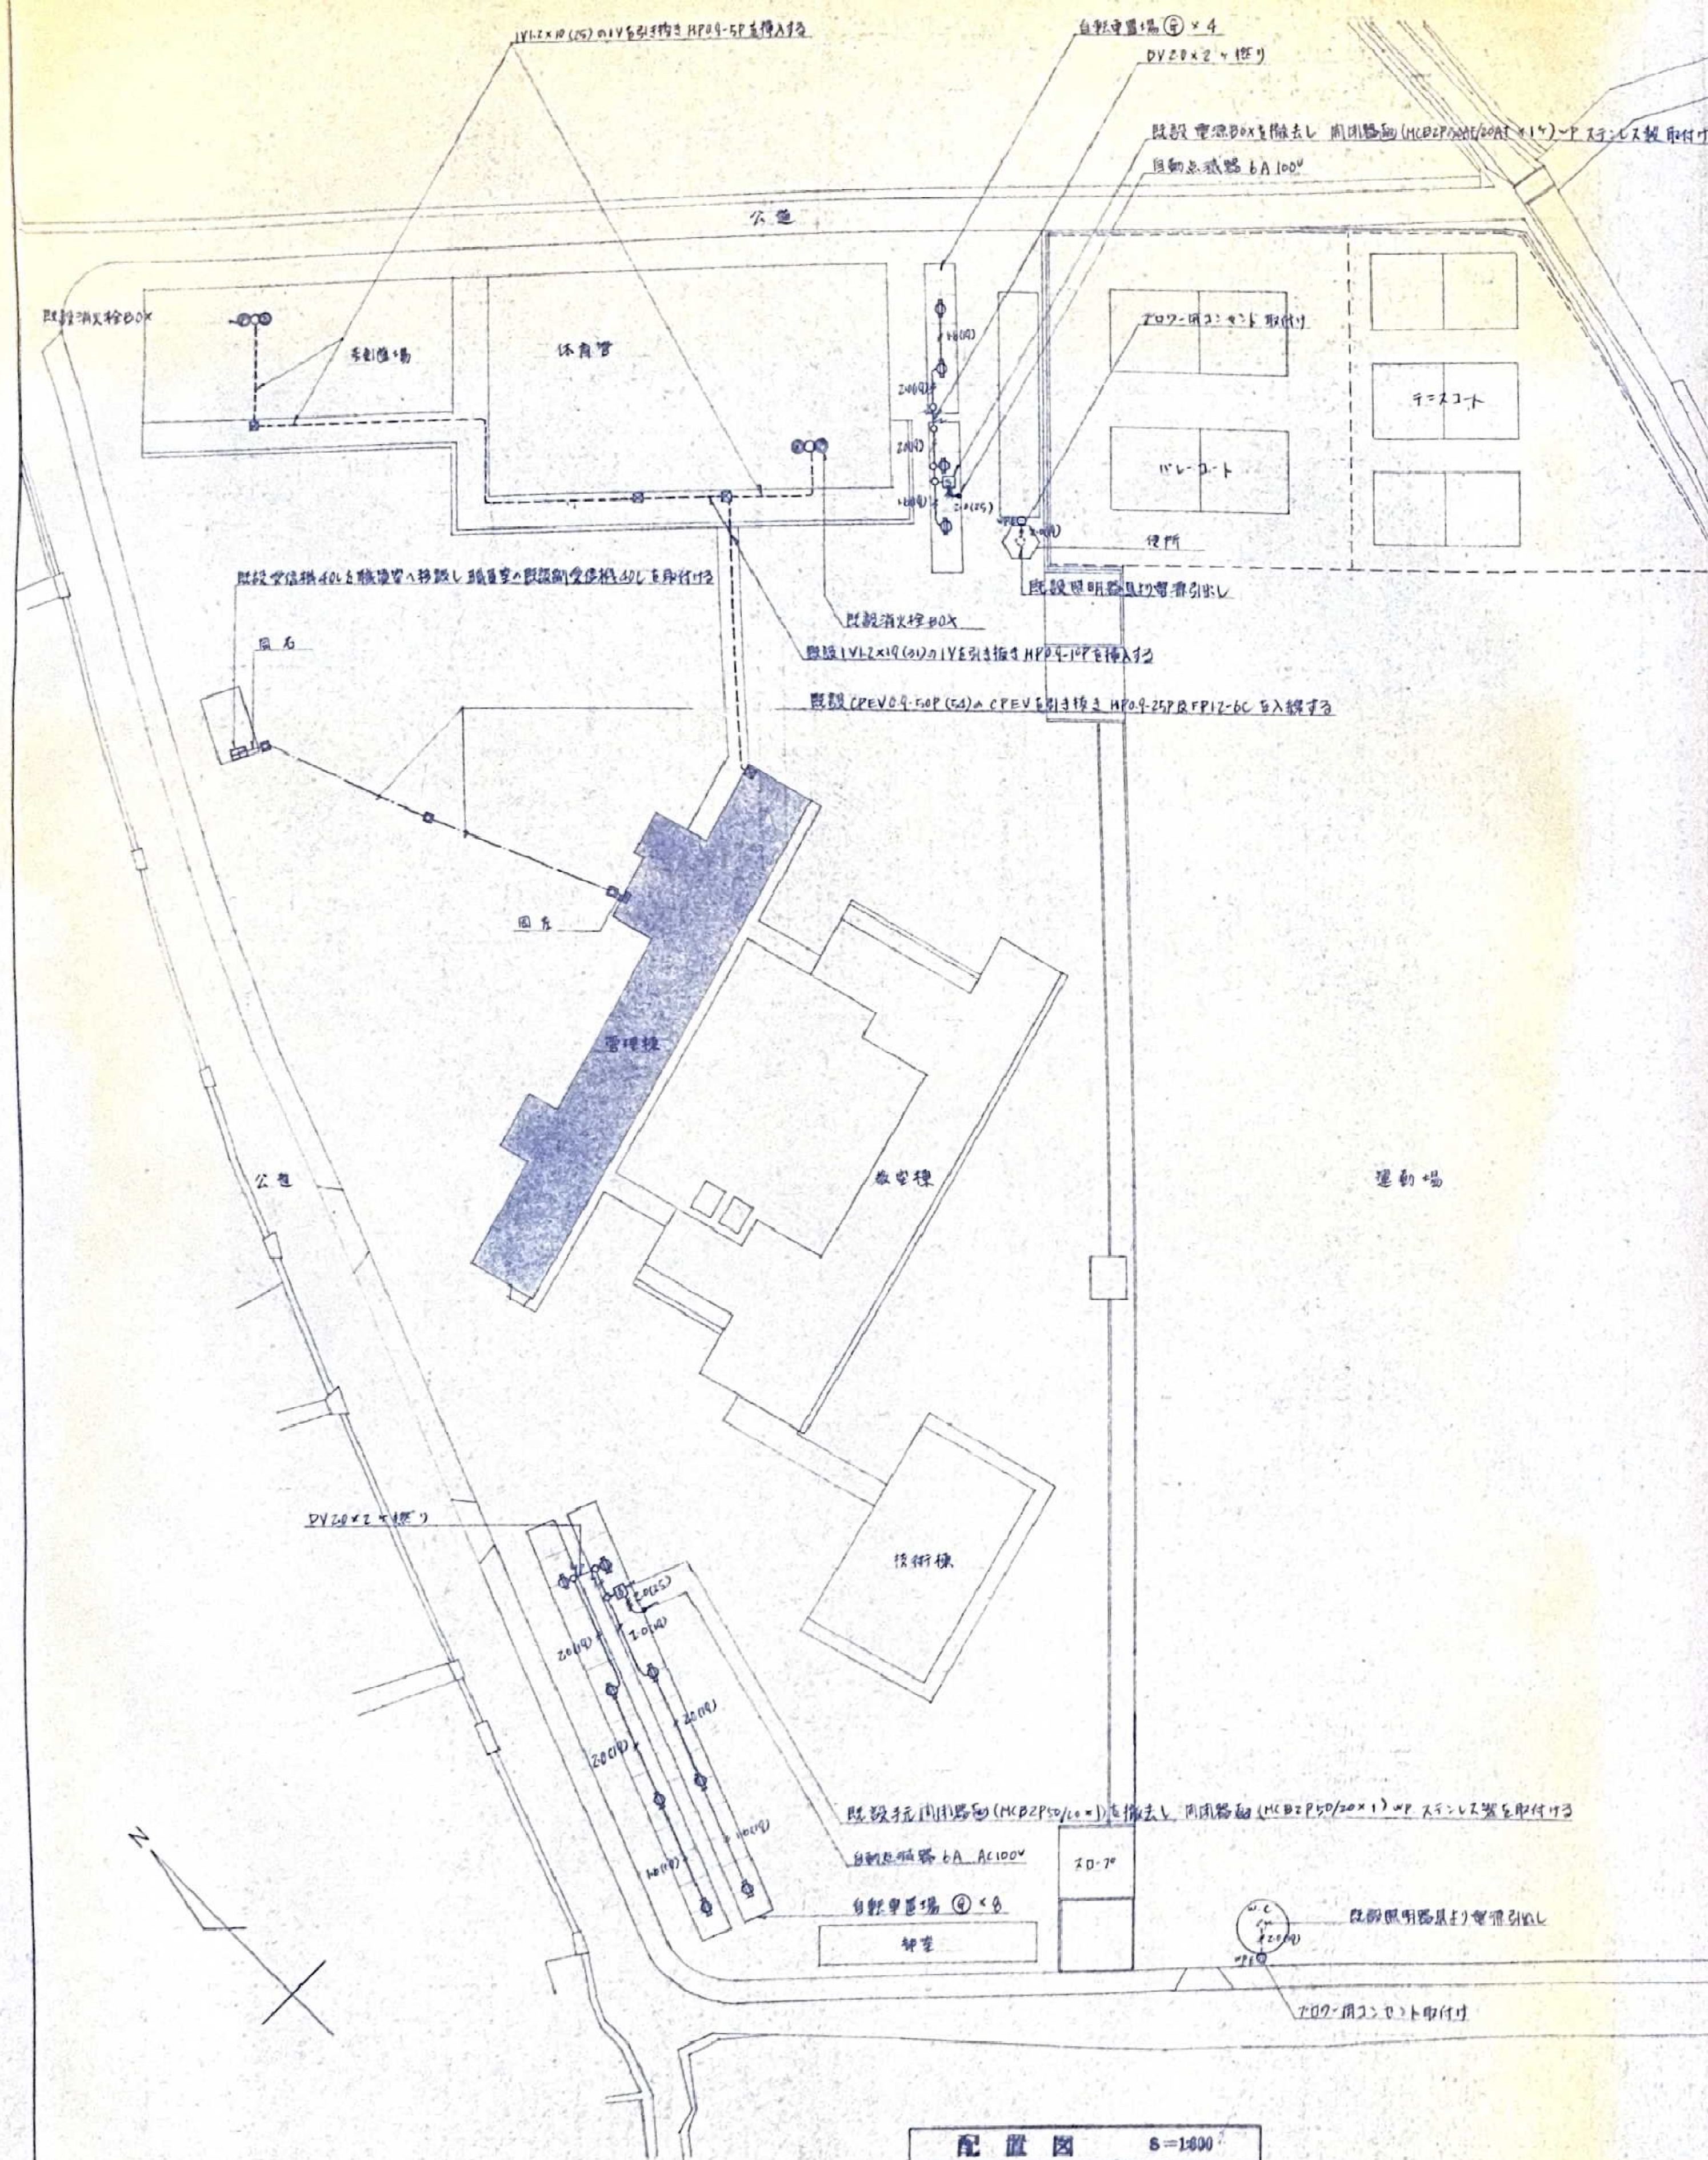

受変電設備系統図


受电设备漏改修工事内訳

- ① 既設電灯 TR1 475 KVA 26 台を撤去し TR1 475 KVA 16 台に切替える
- ② 既設電灯 TR3 475 KVA 1 台を撤去し 30³⁰ KVA 16 台新設して切替える
- ③ IP-1 1 台を電灯回路に切替える

昭和62年度
榛原町立榛原中学校々舎耐震補強工事
之内電気設備工事 配置図

年月日 G2.1.	所長	杉田	工事名	昭和62年度 榛原町立榛原中學校 舍耐震補強工事	
訂正		栗田	図面名		
	担当	坂崎	配置図		E-03
	新開	花村	受変電設備系統図		
			縮尺	S=1:600	
(株) スギ建築事務所			一級建築士事務所 登録()第73号 一級建築士 利田寛治 登録 第33950号 事務所 中町37番地 (郵便番号430) 電話 静岡 (0542) 55-9107		

平成28年度
学校施設環境改善交付金事業工事
榛原中学校普通教室棟改修工事
電気設備配置図

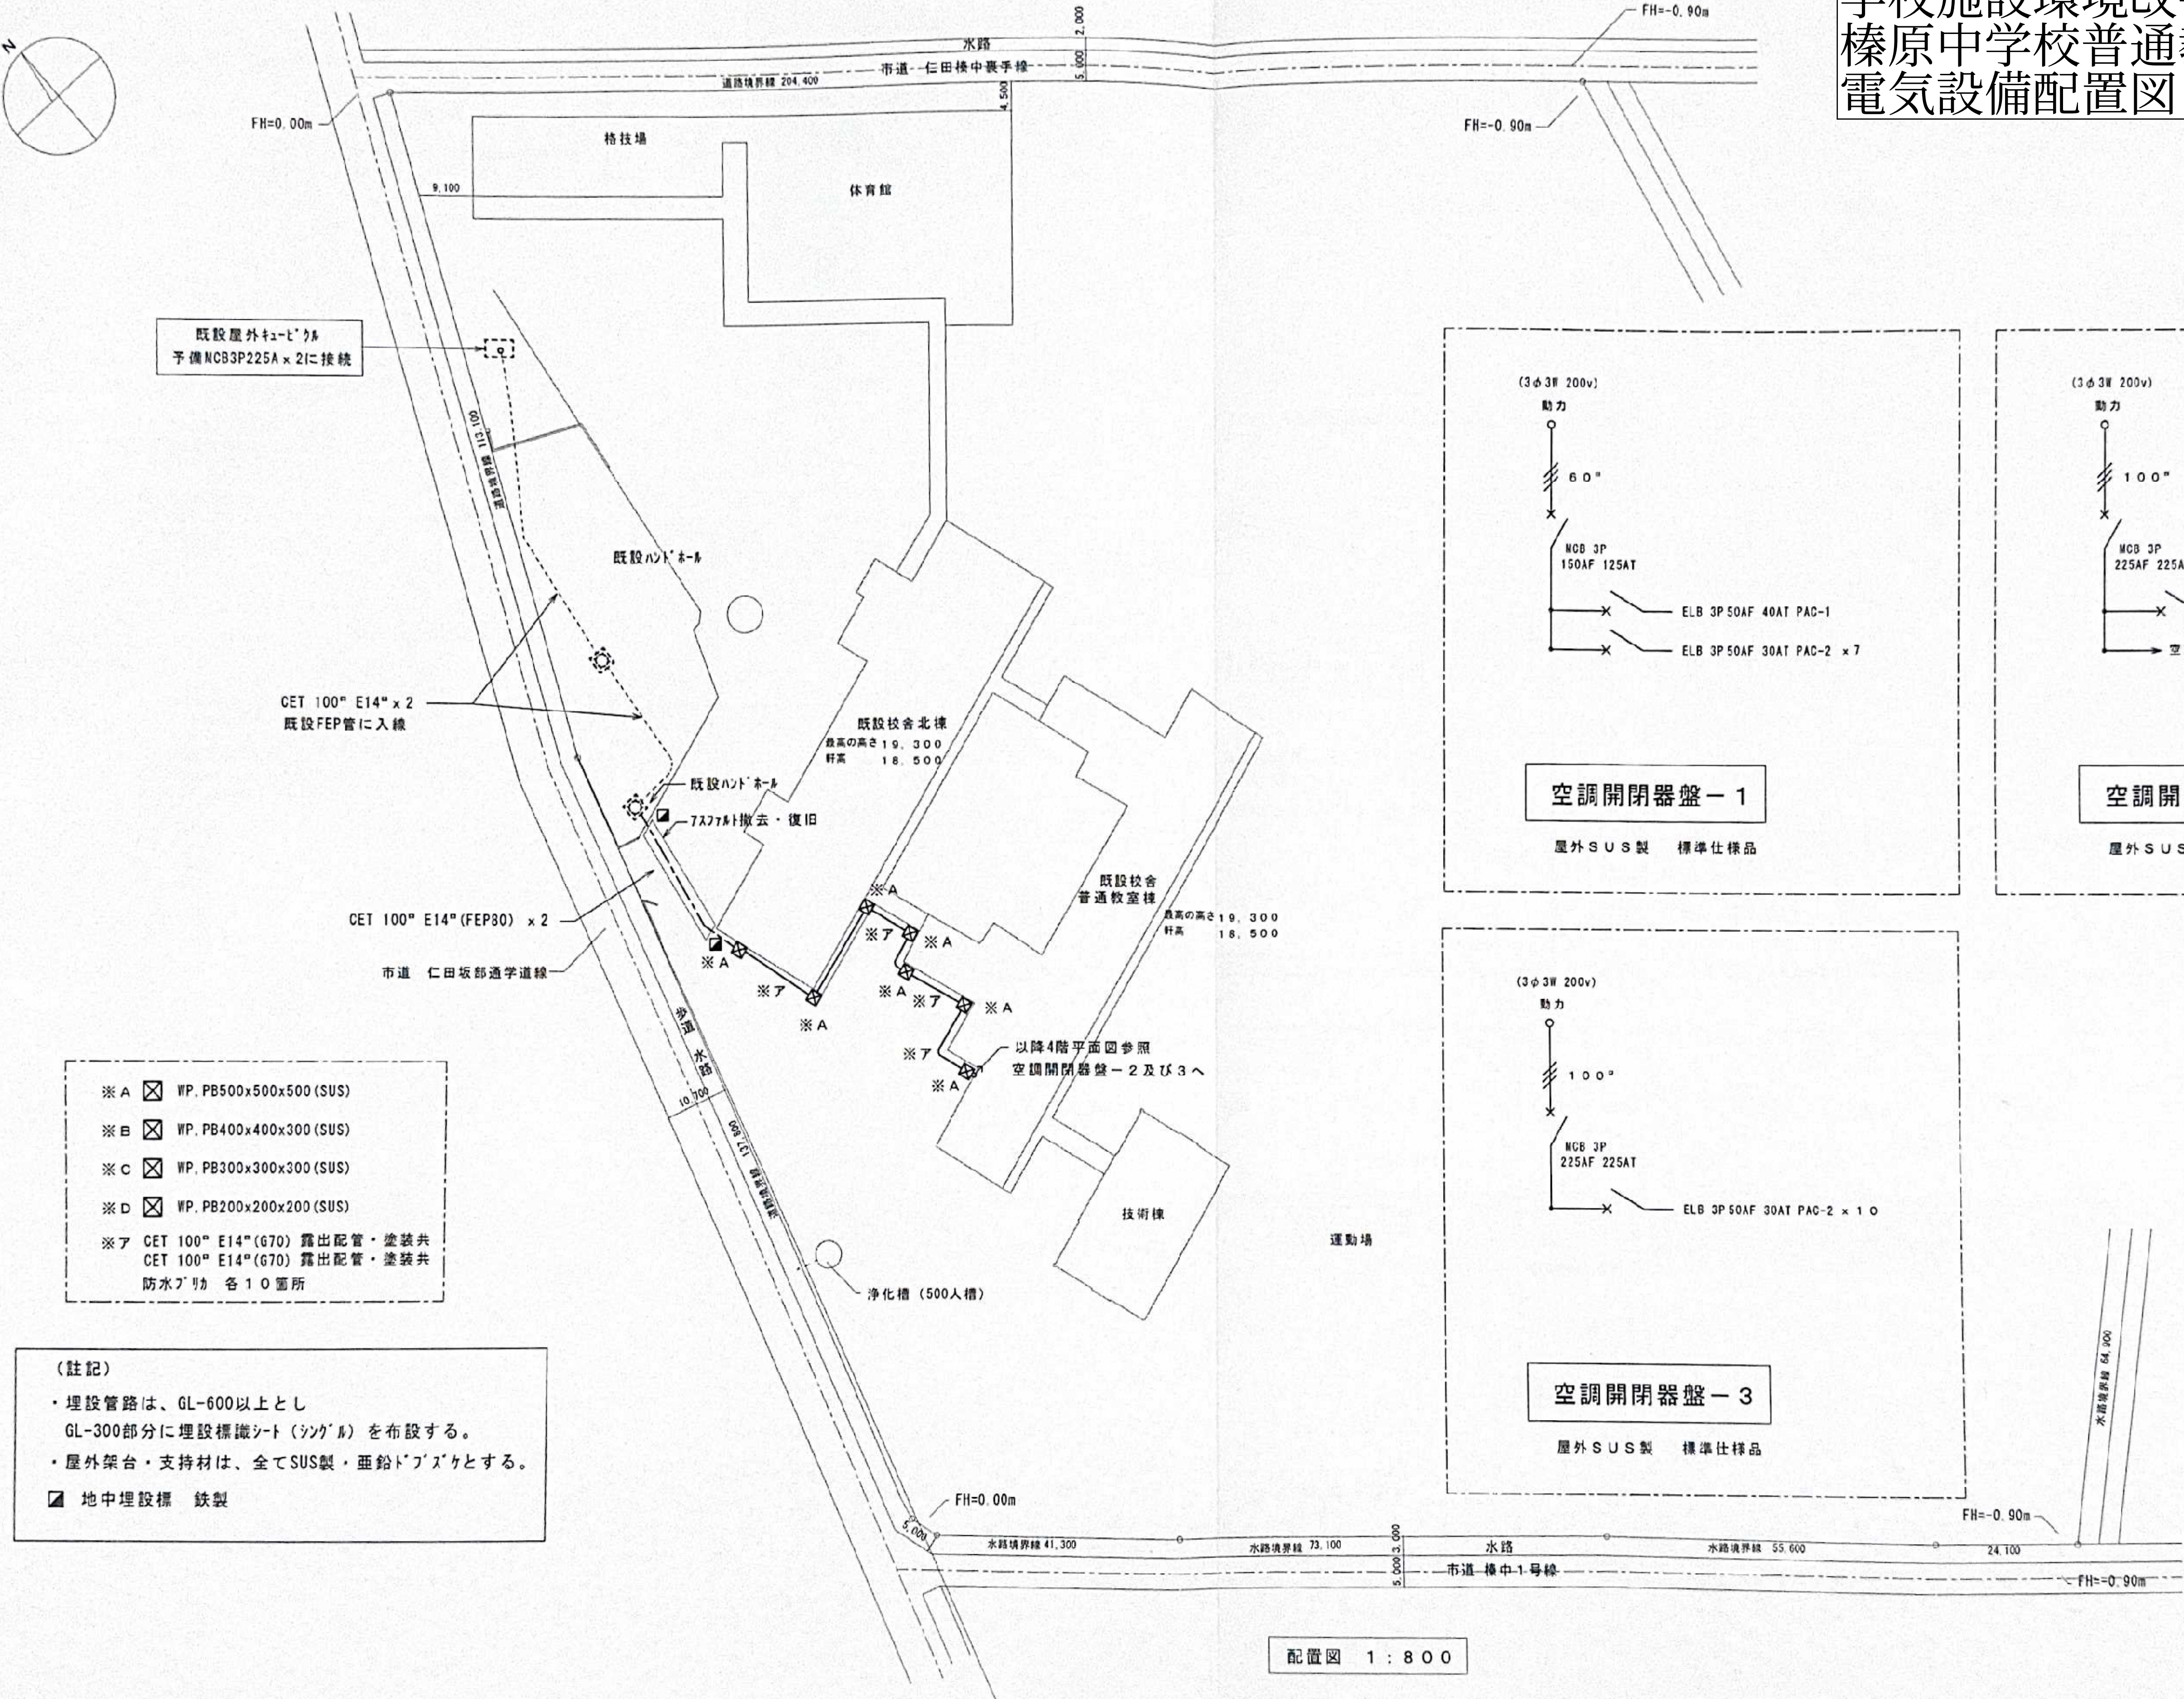


既設屋外キュービクル
予備MCB3P225A×2に接続

CET 100" E14"×2
既設FEP管に入線

CET 100" E14" (FEP30) × 2
市道 仁田坂部通学道線


- ※ A ☒ WP, PB500×500×500 (SUS)
- ※ B ☒ WP, PB400×400×300 (SUS)
- ※ C ☒ WP, PB300×300×300 (SUS)
- ※ D ☒ WP, PB200×200×200 (SUS)
- ※ ア CET 100" E14" (G70) 露出配管・塗装共
CET 100" E14" (G70) 露出配管・塗装共
防水ﾌﾟﾗｸﾞ 各 10箇所

(註記)
・埋設管路は、GL-600以上とし
GL-300部分に埋設標識シート(ｼﾝｸﾞﾙ)を布設する。
・屋外架台・支持材は、全てSUS製・亜鉛ﾄﾞﾛｯｸﾞとする。
☒ 地中埋設標 鉄製

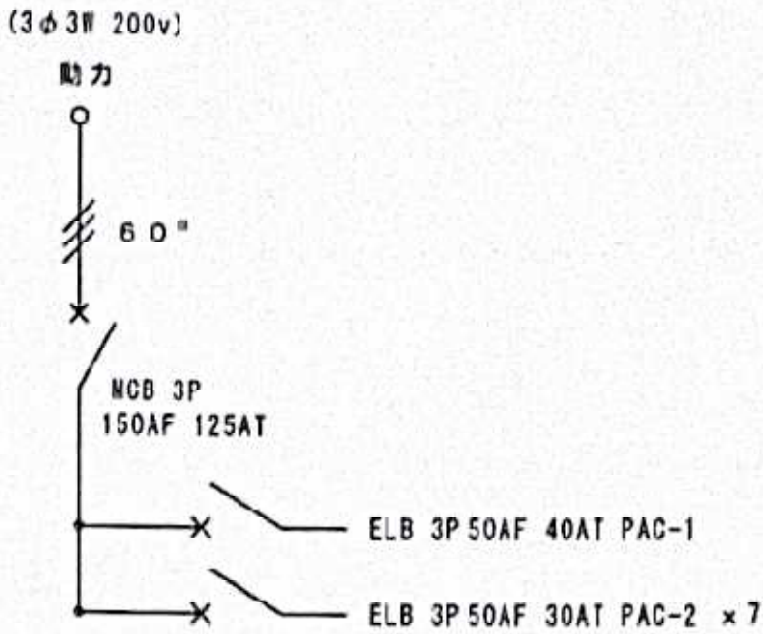


空調開閉器盤-1

屋外SUS製 標準仕様品

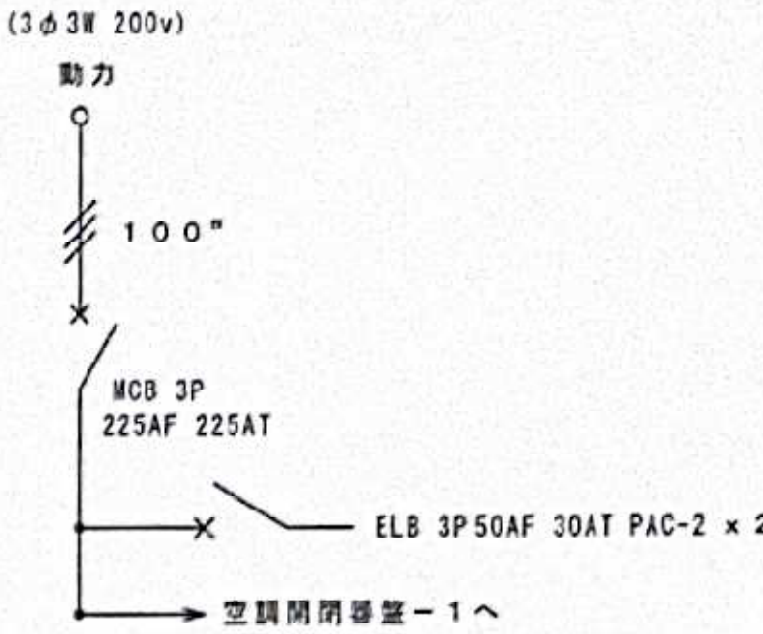

空調開閉器盤-2

屋外SUS製 標準仕様品

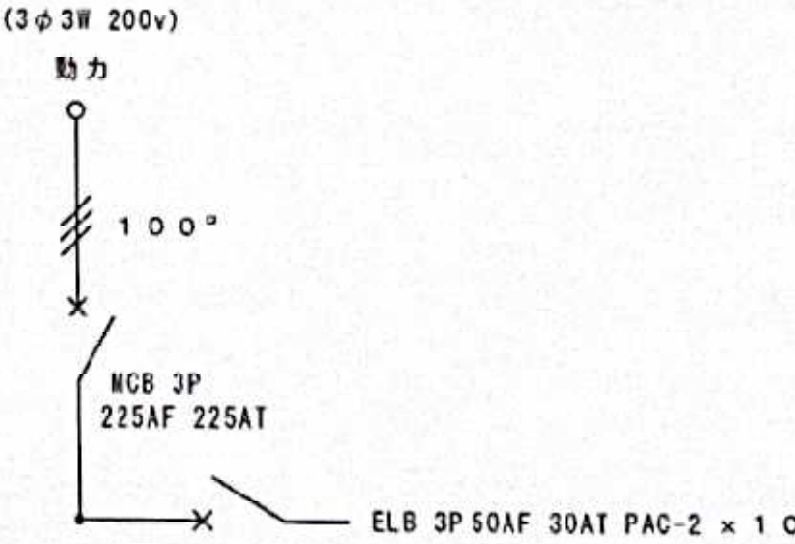

空調開閉器盤-3

屋外SUS製 標準仕様品

配置図 1:800